


Monitoring terenu - przebieg instalacji

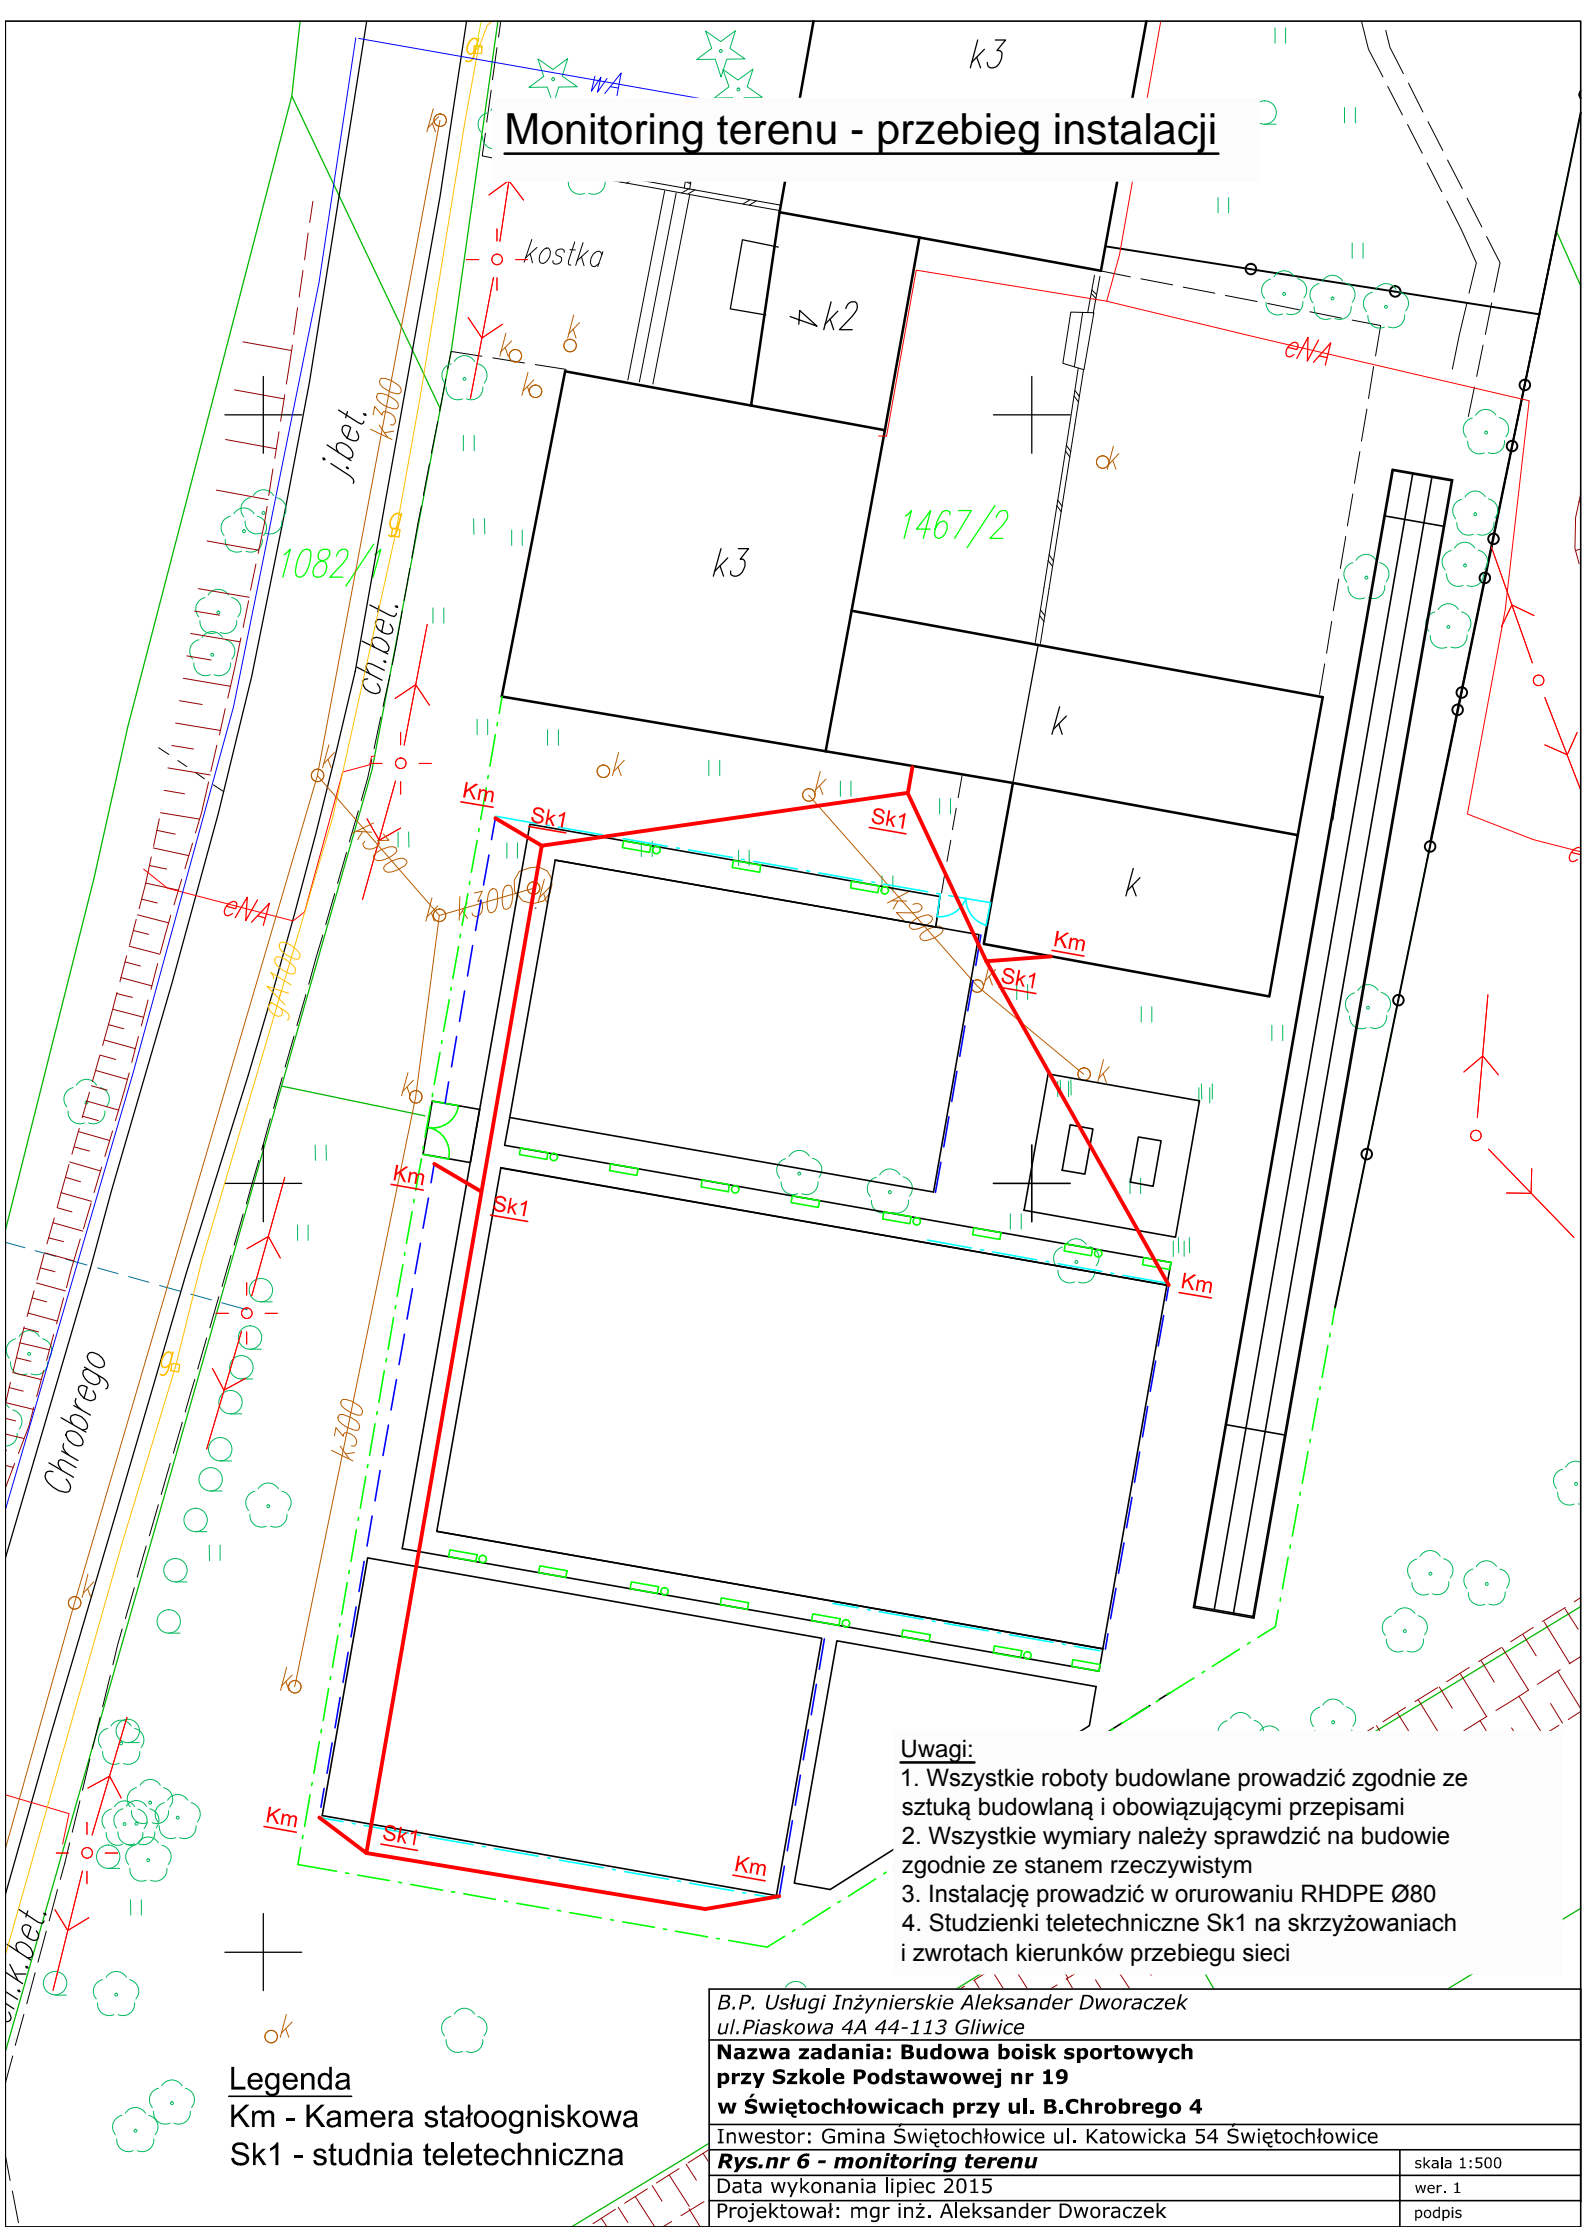

Uwagi:

1. Wszystkie roboty budowlane prowadzić zgodnie ze sztuką budowlaną i obowiązującymi przepisami
2. Wszystkie wymiary należy sprawdzić na budowie zgodnie ze stanem rzeczywistym
3. Instalację prowadzić w orurowaniu RHDPE Ø80
4. Studzienki teletechniczne Sk1 na skrzyżowaniach i zwrotach kierunków przebiegu sieci

Legenda

Km - Kamera stałogniskowa
Sk1 - studnia teletechniczna

B.P. Usługi Inżynierskie Aleksander Dworaczek
ul. Piaskowa 4A 44-113 Gliwice

**Nazwa zadania: Budowa boisk sportowych
przy Szkole Podstawowej nr 19
w Świętochłowicach przy ul. B. Chrobrego 4**

Inwestor: Gmina Świętochłowice ul. Katowicka 54 Świętochłowice

Rys.nr 6 - monitoring terenu

Data wykonania lipiec 2015

Projektował: mgr inż. Aleksander Dworaczek

skala 1:500

wer. 1

podpis