
 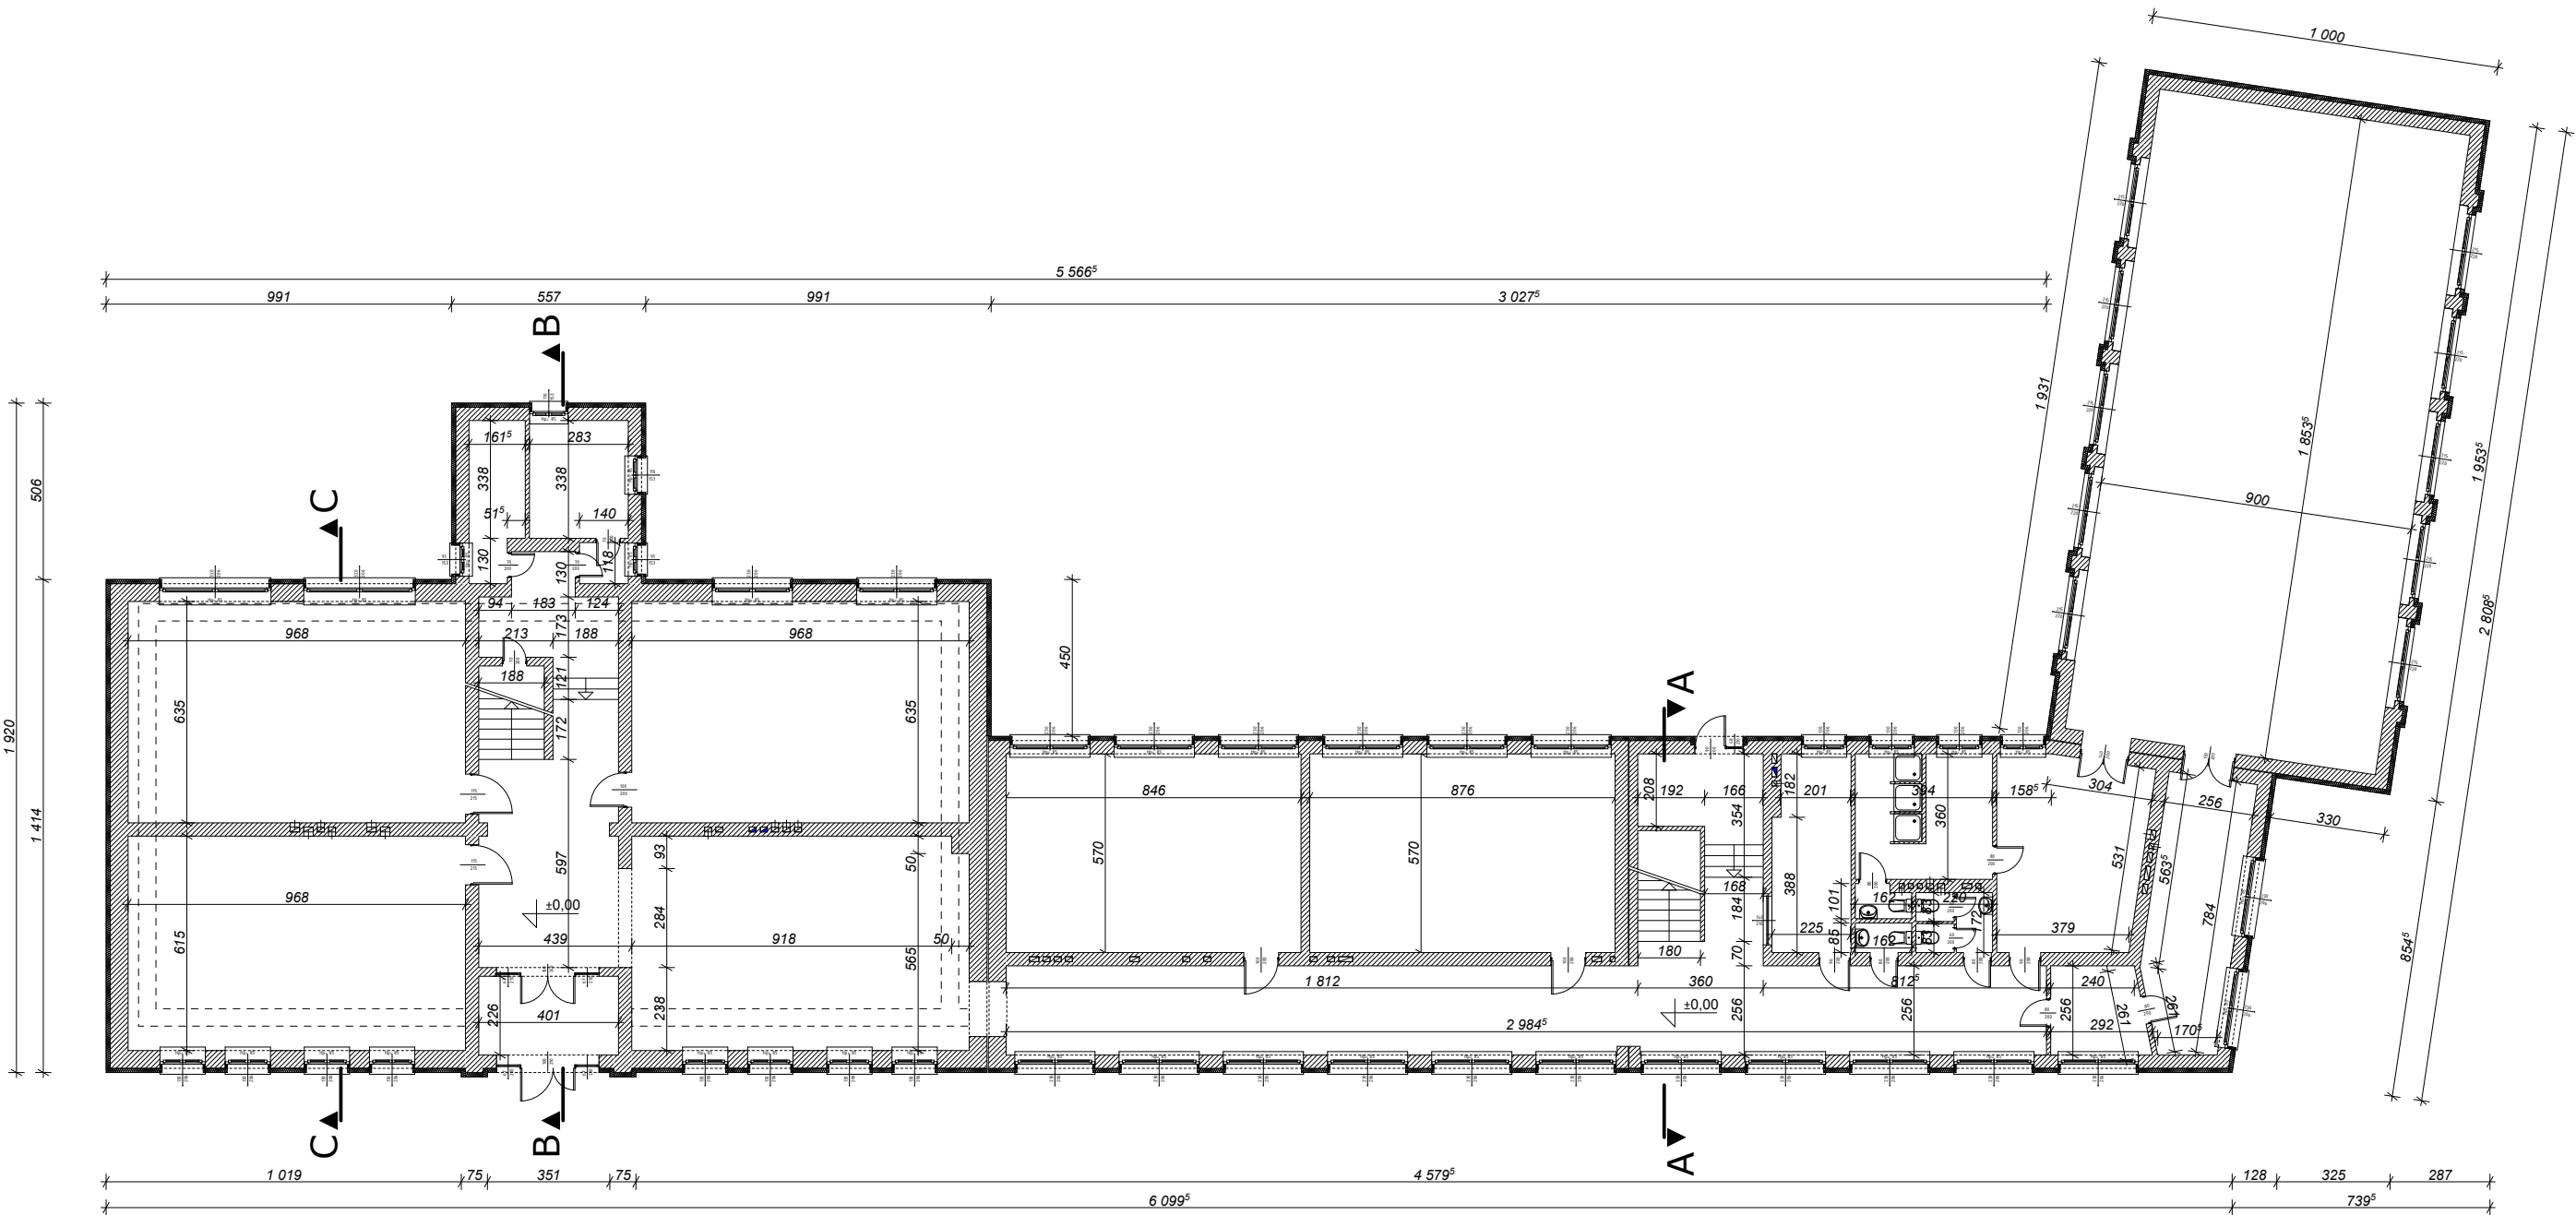


INWENTARYZACJA

Rzut parteru

skala 1:200



<div>[pa-p]</div> <div>pracownia architektoniczna bogusław pilch</div> <div>ul. Jordana 10/6, 40-043 Katowice</div> <div>tel. &amp; fax: 032 205 09 07</div> <div>e-mail: pracownia@pa-p.pl</div> <div>WSZELKIE PRAWA AUTORSKIE ZASTRZEŻONE</div>	INWESTOR:	Gmina Świątchotwice ul. Katowicka 54, 41-600 Świątchotwice		DATA 09.2016
	TEMAT:	Projekt wykonawczy remontu hydroizolacji ścian piwnicznych w budynku Szkoły Podstawowej nr 4 przy ul. Szkolnej 17 w Świątchotwicach, działki nr 2942/69, 2941/69		BRANŻA
	KATEGORIA BUDYNKU:	kat. IX		ARCH.
	RYСУNEK:	Rzut parteru INWENTARYZACJA		SKALA 1:200
	PROJEKTOWAŁ:	mgr inż. arch. BOGUSŁAW PILCH nr upr. bud. 518/90 nr ewid. członka SOIA: SL-0043		NR RYS.
	OPRACOWAŁ:	mgr inż. arch. SEBASTIAN KOTLARZ nr upr. bud. 20/SŁOKK/2013 nr ewid. członka SOIA: SL-1622		02.2
	SPRAWDZIŁ:	mgr inż. arch. DOMINIK KAPŁANEK nr upr. projekt. 6/SŁOKK/2012 nr ewid. członka SOIA: SL-1569		